


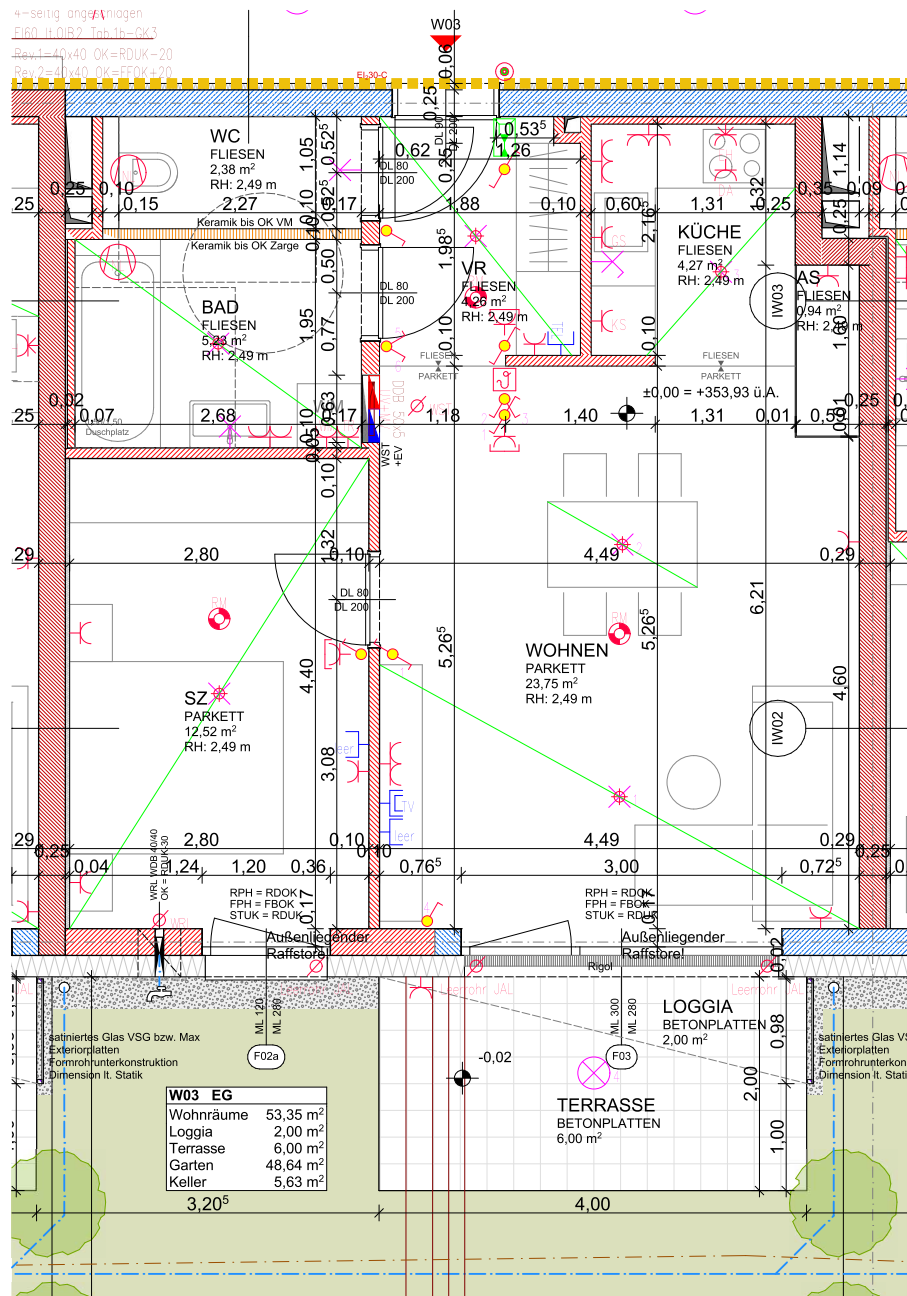

LAGEPLAN


ELEKTROLEGENDE

	Aus - Schalter		Lüfter
	Serien-Schalter		Motorantrieb
	Wechsel-Schalter		WRL-Regler
	Doppel-Wechsel-Schalter		Zutrittskontrolle
	Kreuz-Schalter		Leerrohr
	Dimmer		Rauchmelder
	Zeit-Schalter		Türöffner
	Klingel-Taster		Sprechanlage (Innen)
	Licht-Taster		Sprechanlage (Aussen)
	Unterverteiler		Telefon-Dose
	Steckdose 1fach		TV-Dose
	Steckdose 2fach		Licht-Auslass (Decke)
	Steckdose 3fach		Licht-Auslass (Wand)
	Steckdose geschaltet		Licht-Auslass (Direkt-Wand)
	CEE 5pol		Wandleuchte
	230V-Auslass		Deckenleuchte
	400V-Auslass		Scheinwerfer
	Raumthermostat		FR-Balken 1/36 oder 1/58

ALLGEMEINE LEGENDE


	Stahlbetonwand		Glas
	Ziegelwand		Stahlsäule
	Schallschutzziegel		E-Verteiler: UV + MV
	Gipskartonwand		FBH-Verteiler
	Wärmedämmung		

 Maßstab 1:50



Gezeichnet mw / ste

Datum 22.02.2023

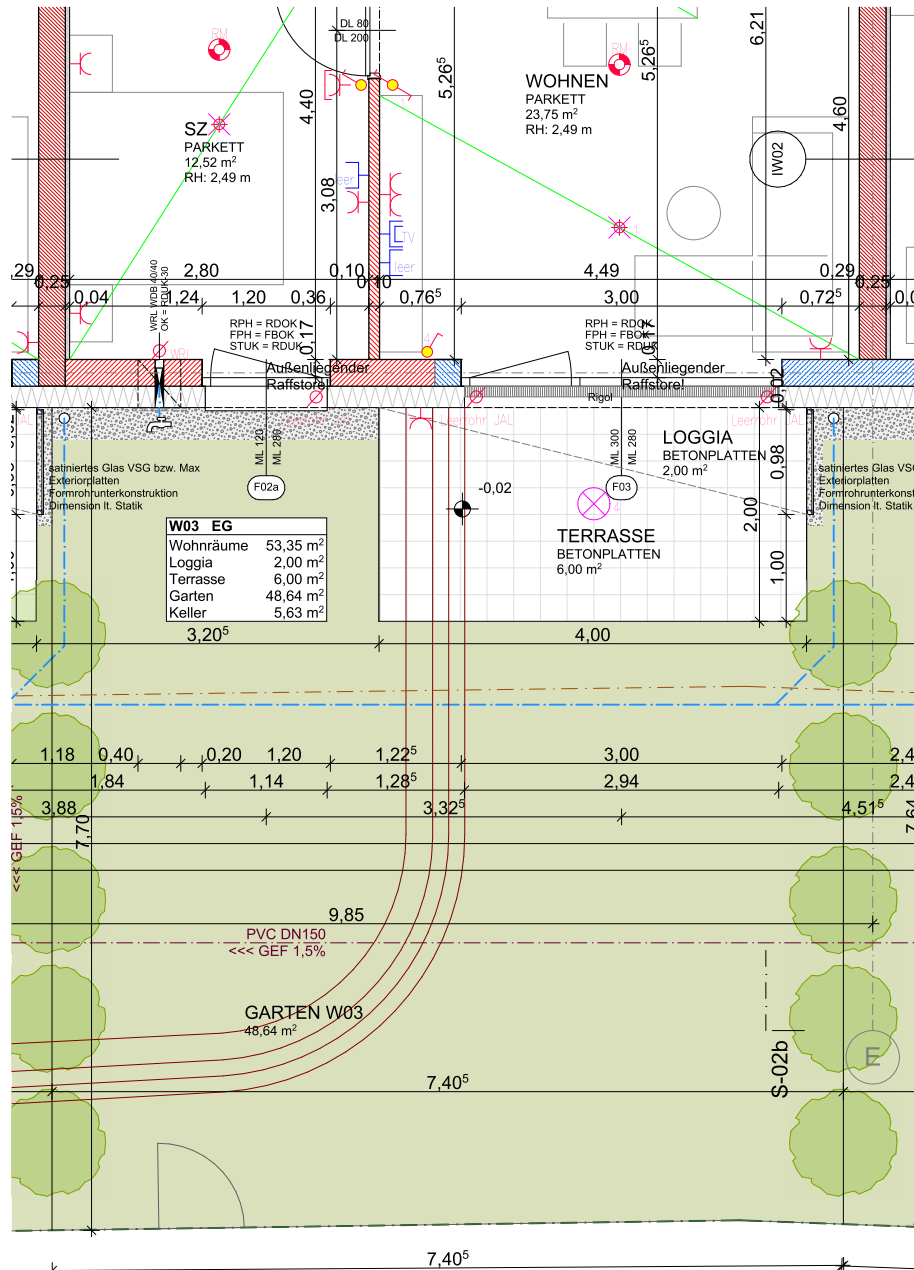

LAGEPLAN

ELEKTROLEGENDE

	Aus - Schalter		Lüfter
	Serien-Schalter		Motorantrieb
	Wechsel-Schalter		WRL-Regler
	Doppel-Wechsel-Schalter		Zutrittskontrolle
	Kreuz-Schalter		Leerrohr
	Dimmer		Rauchmelder
	Zeit-Schalter		Türöffner
	Klingel-Taster		Sprechanlage (Innen)
	Licht-Taster		Sprechanlage (Aussen)
	Unterverteiler		Telefon-Dose
	Steckdose 1fach		TV-Dose
	Steckdose 2fach		Licht-Auslass (Decke)
	Steckdose 3fach		Licht-Auslass (Wand)
	Steckdose geschaltet		Licht-Auslass (Direkt-Wand)
	CEE 5pol		Wandleuchte
	230V-Auslass		Deckenleuchte
	400V-Auslass		Scheinwerfer
	Raumthermostat		FR-Balken 1/36 oder 1/58

ALLGEMEINE LEGENDE

	Stahlbetonwand		Glas
	Ziegelwand		Stahlsäule
	Schallschutzziegel		E-Verteiler: UV + MV
	Gipskartonwand		FBH-Verteiler
	Wärmedämmung		

Maßstab 1:50



Gezeichnet mw / ste

Datum 22.02.2023